

Enzo Fontana Architetto

Viale Morgagni 9/r - 50134 FIRENZE
E-Mail : fontana@fabbricanove.it
web : www.fabbricanove.com

TAVOLA

1

VIGILI DEL FUOCO

Studio Tecnico Associato Santi

Via Entrata 25 - 06089 Torgiano (PG) Tel. 075/982414 - P.Iva 02958920544
E-Mail : msanti@santimariano.it - santifederico@hotmail.it
web : www.studiotecnicosanti.it

SCALA:

1:100

RICHIEDENTE:

Comune di Pieve Santo Stefano

Piazza Plinio Pellegrini, 1 - 52036 - Pieve Santo Stefano (AR)
Tel. 0575/79771 - Fax 0575/797912

OGGETTO:

PREVENZIONE INCENDI

RESIDENZA SANITARIA ASSISTITA E AMBULATORI

Attività 68.1/A e 68.2/A del D.P.R. 151/2011

PIANTA PIANO TERRA BLOCCO GRANDE

UBICAZIONE:

Via Canonico Coupers - 52036 - Pieve Santo Stefano (AR)




DATA: Dicembre 2015

QUESTO DISEGNO E' DI PROPRIETA' DELLA S.E.P.I. s.n.c.: NON DEVE ESSERE COPIATO E/O DIVULGATO SENZA AUTORIZZAZIONE SCRITTA.
This drawing is S.E.P.I. s.n.c.'s property : it must not be copied-reproduced, and or published without written authorization.

LEGENDA SIMBOLI

- IDRANTE UNI 45
- NASPO UNI 25
- ESTINTORE CARELLATO
- ESTINTORE
- ATTACCO AUTOPOMPA VIGILI DEL FUOCO
- SEGNALETICA LUMINOSA DI INDICAZIONE USCITA
- ILLUMINAZIONE DI EMERGENZA
- AVVISATORE OTTIVO-ACUSTICO
- PERCORSO DI USCITA ORIZZONTALE
- PERCORSO DI USCITA VERSO L'ALTO
- PERCORSO DI USCITA VERSO IL BASSO
- RIVELATORE DI GAS
- PULSANTE DI SGANCIO ENERGIA ELETTRICA
- PARETE TAGLIAFUOCO
- PORTA TAGLIAFUOCO
- MANIGLIONE ANTIPANICO

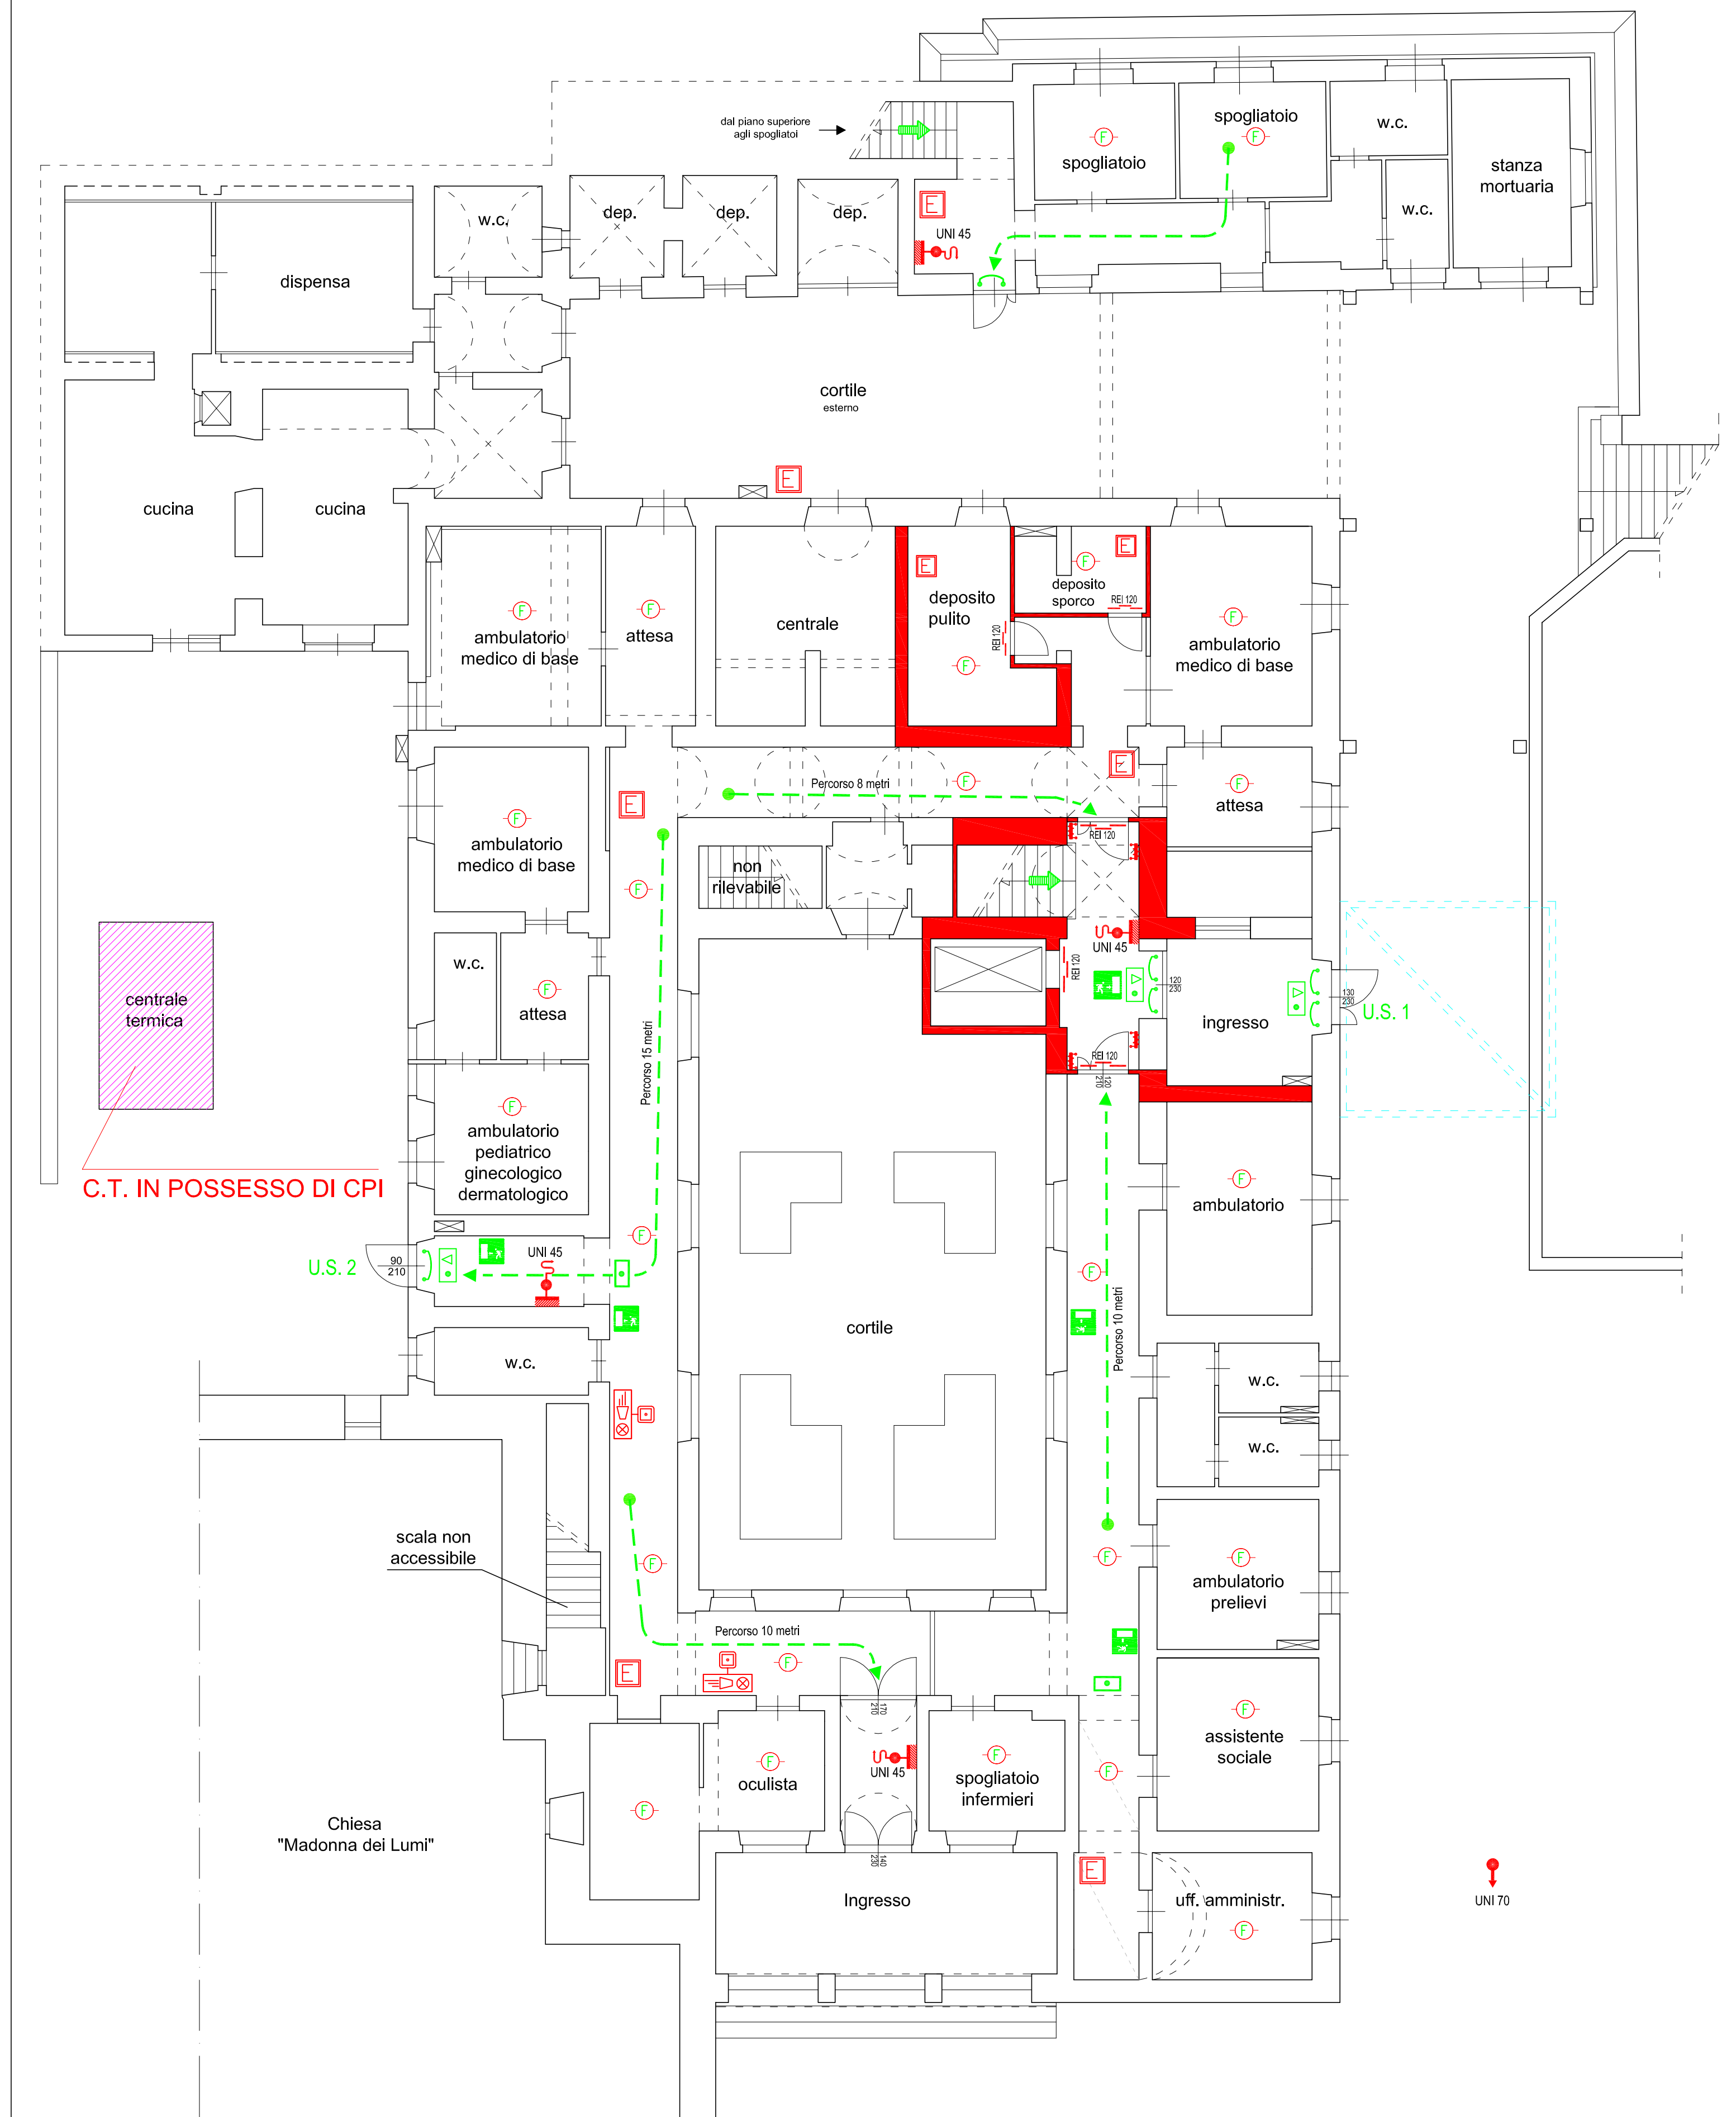

PIANTA PIANO TERRA